

Obec Šakvice, se sídlem Hlavní č.12, 691 67 Šakvice

**záměr Obce Šakvice uzavřít smlouvu o právu provést stavbu na pozemku ve
vlastnictví Obce Šakvice /Příloha č.1/**

Obec Šakvice zveřejňuje podle §39 odst.1 zákona č.128/2000 Sb., o obcích (obecní zřízení) ve znění pozdějších předpisů, záměr uzavřít smlouvu o právu provést stavbu na pozemcích p.č.**531/1** , **1810/1** ,které jsou zapsány na LV č.10001 u KU Hustopeče pro JMK, katastrální pracoviště Hustopeče.

Právo provést stavbu se zřizuje bezplatně a zřizuje se na dobu neurčitou.
Pozemek zatížený stavbou je 11m2.

K uvedenému záměru se můžete vyjádřit do 10.10.2016.
Bližší informace na OU Šakvice , tel.519416220.

Doložka k listině dle §41 zákona č.128/2000 Sb. o obcích ve znění pozdějších předpisů

Obec Šakvice, zastoupená starostkou pí Drahomírou Dirgasovou, tímto potvrzuje, že byly splněny podmínky pro nakládání s obecním majetkem dle zákona o obcích.

Šakvice dne 23.9.2016

Obec Šakvice
Hlavní 12, 691 67 Šakvice
IČ: 283 614
TEL: 519 416 163

Drahomíra Dirgasová
starostka obce




Vyvěšeno na úřední desce OU...*23.9.2016*.....

Sňato z úřední desky OU.....

Vyvěšeno i elektronicky

Příloha 1

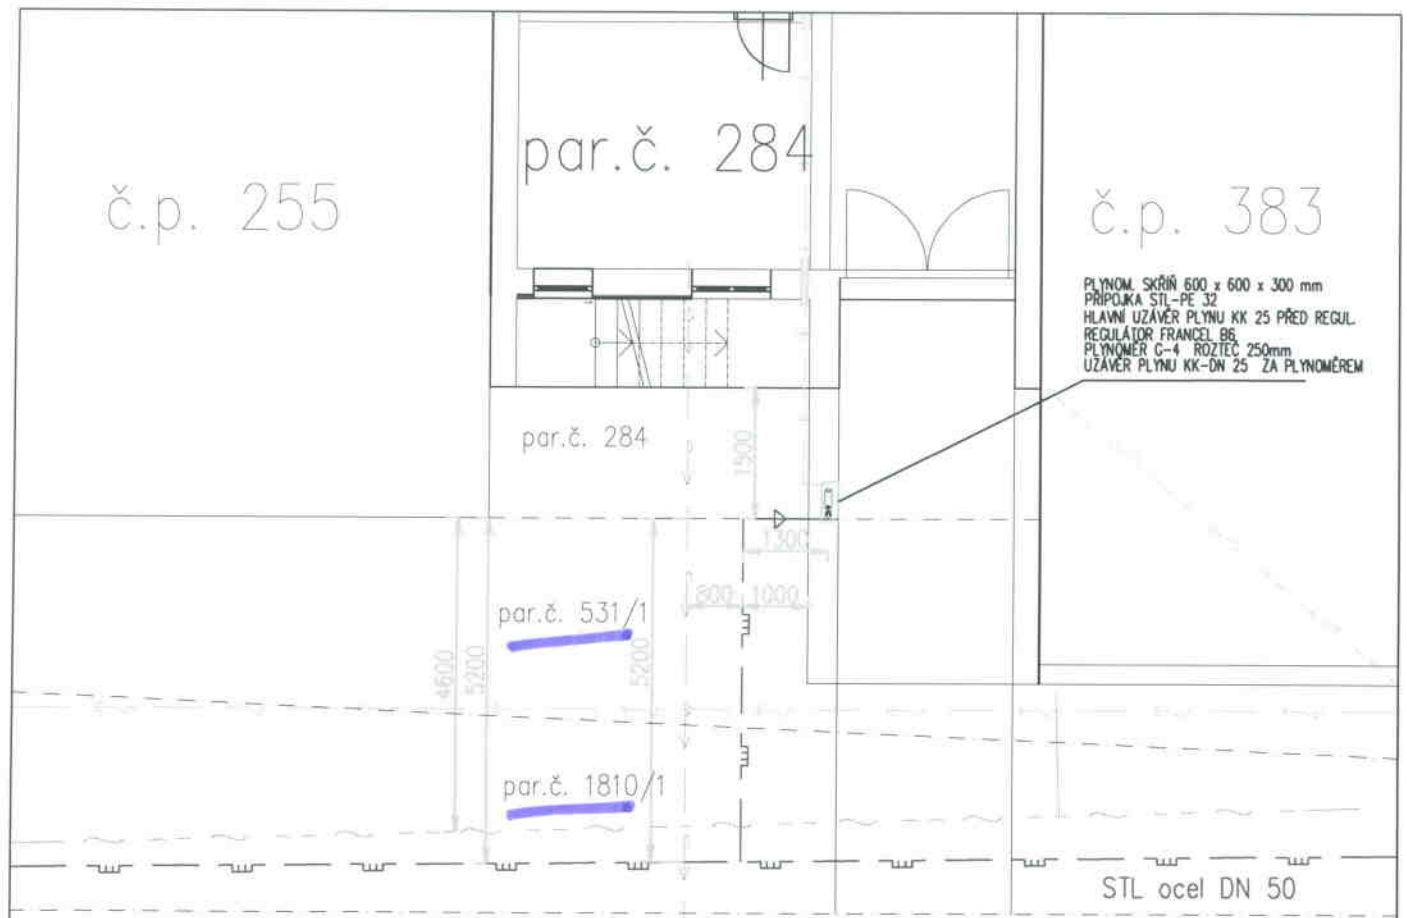

PLYNOM SKŘÍN 600 x 600 x 300 mm
 PŘÍPOJKA STL-PE 32
 HLAVNÍ UZÁVĚR PLYNU KK 25 PŘED REGUL.
 REGULÁTOR FRANDEL B6
 PLYNOMĚR C-4 ROZTEČ 250mm
 UZÁVĚR PLYNU KK-DN 25 ZA PLYNOMĚREM

STL ocel DN 50

par.č. 1859/21

Legenda:

- - - Kabel NN nad zemí
- - - Plynová STL přípojka
- + - Vnitřní NTL instalace
- - - Vodovodní přípojka

STL plynovodní přípojka bude provedena dle ČSN EN 12007 a dle TPG 702 01.
 Vnitřní rozvod bude proveden dle ČSN EN 1775 a TPG 704 01.
 Zkoušku pevnosti vnitřního plynovodu provést dle ČSN EN 1775 (TPG 704 01) překiskem 100 kPa.
 Zkoušku těsnosti vnitřního plynovodu provést dle ČSN EN 1775 (TPG 704 01) překiskem 15 kPa.
 Před zahájením zemních prací zajistit investor u správce sítě jejich vytyčení. Podmínky jednotlivých správců budou dodrženy.
 při křížení a souběhu budou dodrženy nejnižší vztáženosti dle ČSN 73 6005

Vypracoval Michal Vala	Zodp. projektant Jiří Tomek	Tech. kontrola Jiří Tomek	JIŘÍ TOMEK Brněnská 48 693 01 HUSTOPEČE TEL: 519 411 498 IČO: 63436931
Kreslil Michal Vala			
Investor Josef Bílek, Dlouhá 146, Šakvice			formát A4
Akce STL přípojka+ vnitřní plynoinstalace			datum 8/2016
Šakvice, par.č. 284, 510/1			účel US
			č. zakázky 222/2016
Obsah výkresu Situace			č. kopie
			archivní č.
		Měřítko 1:100	č. výkresu 2