

**Obec Šakvice, se sídlem Hlavní č.12, 691 67 Šakvice**

**Záměr Obce Šakvice uzavřít Smlouvu o smlouvě budoucí o zřízení věcného břemene č.HO-001030066235/001-ELIG na pozemku ve vlastnictví Obce Šakvice (přílohač.1).**

Obec Šakvice zveřejňuje podle § 39 odst.1 zákona č.128/2000 Sb., o obcích (obecních zřízeních) ve znění pozdějších předpisů , záměr uzavřít **Smlouvu o smlouvě budoucí o zřízení věcného břemene č. HO-001030066235/001-ELIG na pozemku ve vlastnictví Obce Šakvice p.1027/145**, který je zapsán na LV č.10001 u K.u. pro JMK, k.p. Hustopeče, k.u. Šakvice.

Právo provést stavbu se zřizuje úplatně a to za jednorázovou náhradu ve výši 1000,-Kč bez DPH. Jedná se o stavbu „Šakvice,přel.NN, ATRIMA“.

K uvedenému záměru se můžete vyjádřit do 16.5.2021

**Doložka k listině dle § 41 zákona č.128/2000 Sb. o obcích ve znění pozdějších předpisů**

Obec Šakvice, zastoupená starostkou obce Drahomírou Dirgasovou, tímto potvrzuje, že byly splněny podmínky pro nakládání s obecním majetkem dle zákona o obcích.

Šakvice: 30.4.2021


Drahomíra Dirgasová, starostka obce

Vyvěšeno na úřední desce OU

Sňato z úřední desky OU

Vyvěšeno i elektronicky

**ŠAKVICE, PŘEL. NN, ATRIMA, PARC. Č. 1963/4**  
**PŘELOŽKA DS NN**

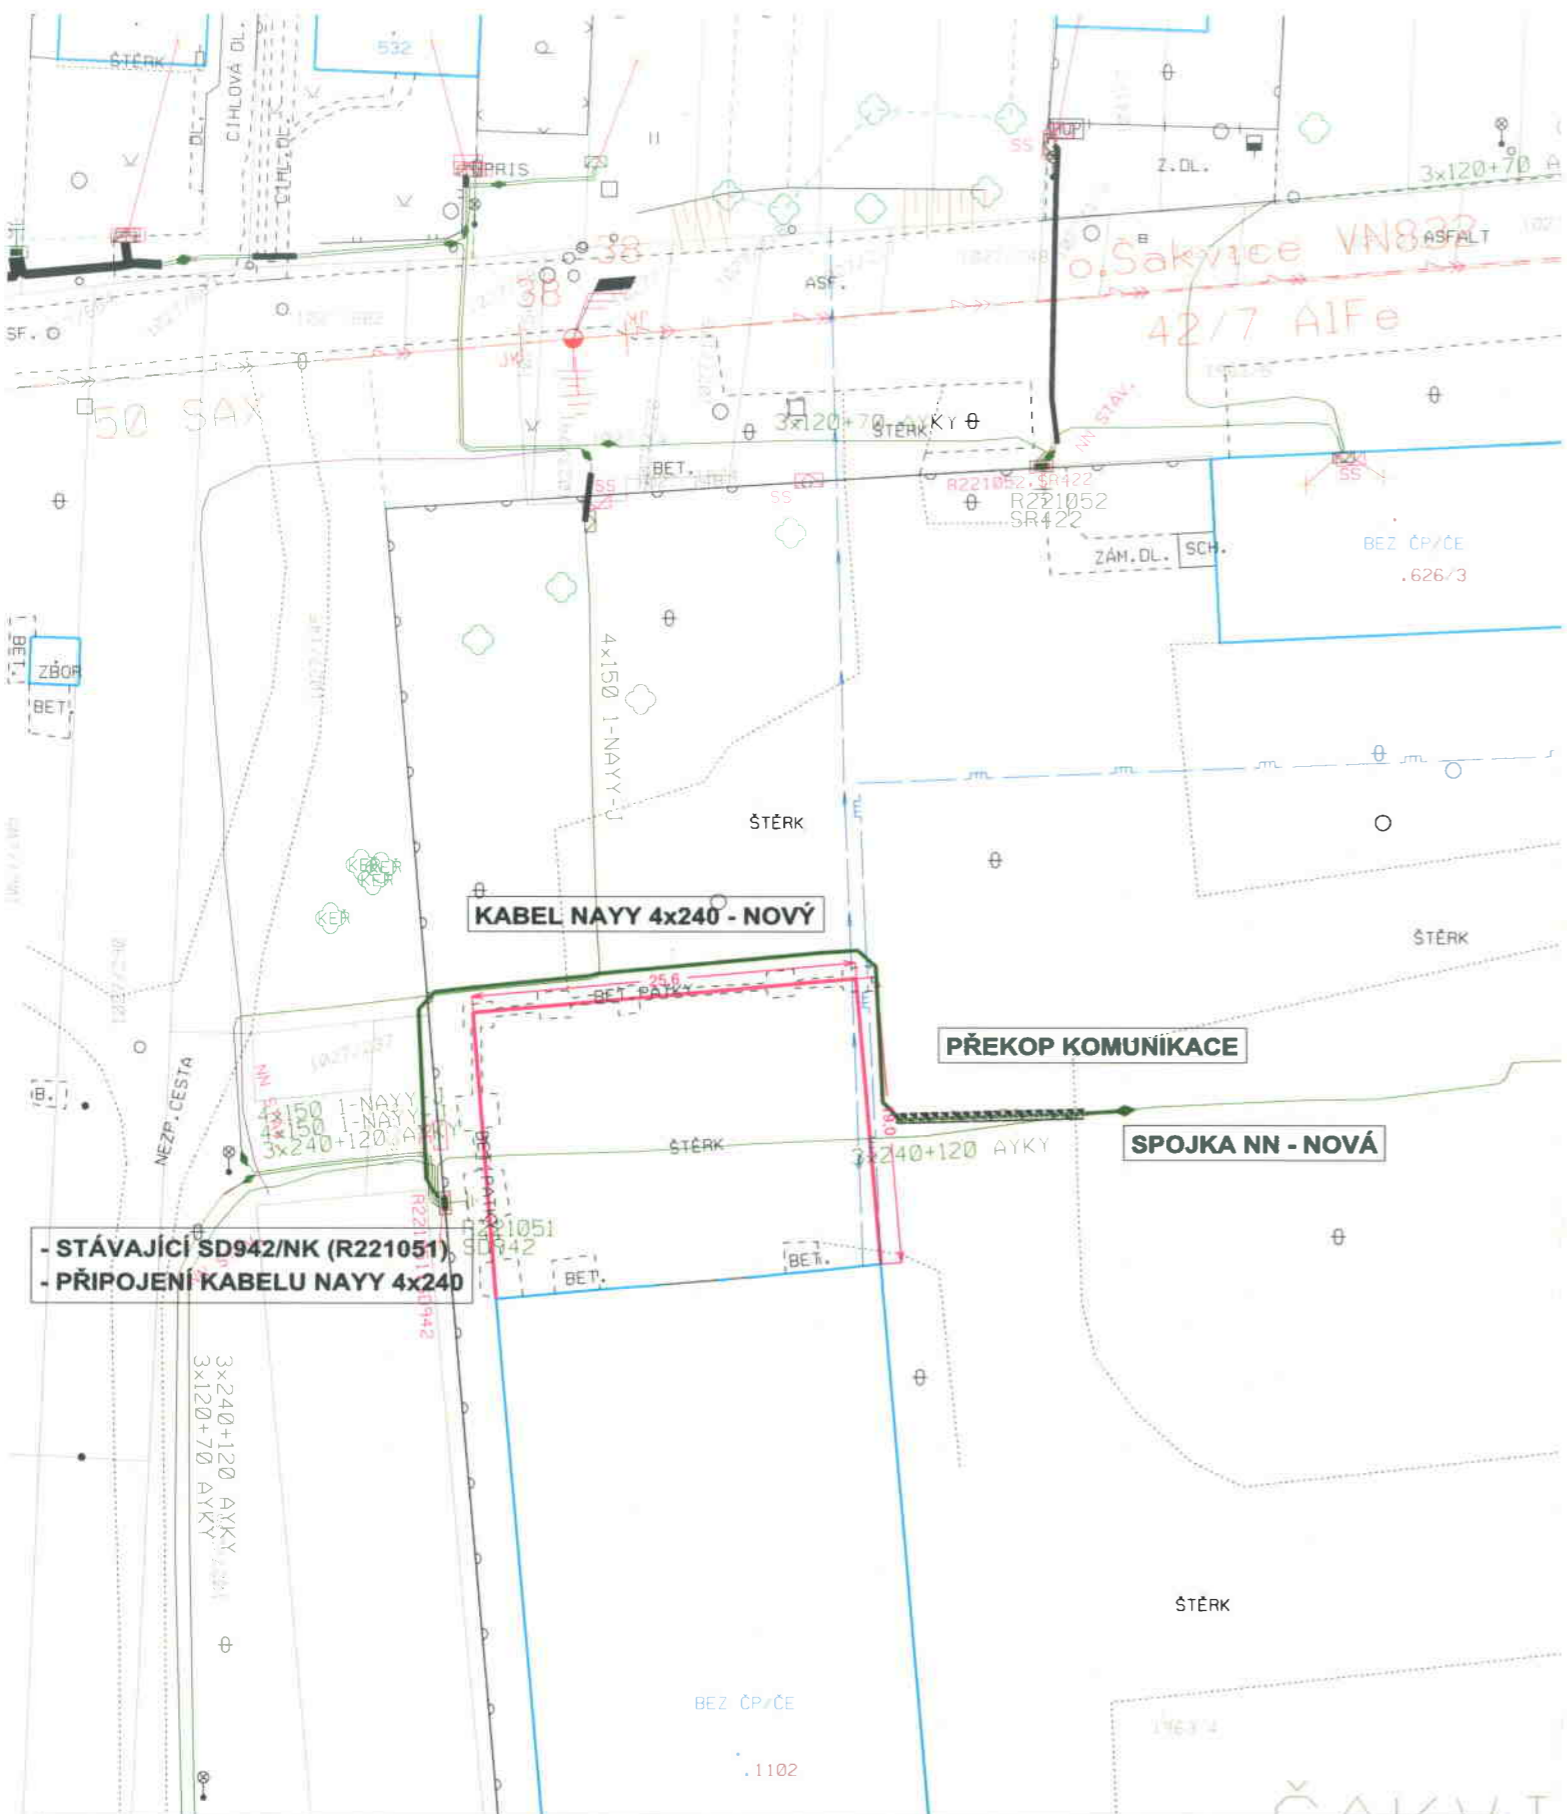

**POZNÁMKA:**

<b>NAPĚTOVÁ SOUSTAVA NN</b>	:	3PEN AC, 50Hz, 400/230 V/TN-C
<b>OCHRANA PŘED ÚRAZEM EL. PROUDEM V DS NN - DLE PNE 33 0000-1/6</b>	:	POLOHOU, PŘEPÁŽKAMI NEBO KRYTY, IZOLACÍ
- ZÁKLADNÍ OCHRANA - ŽIVÝCH ČÁSTÍ	:	- DLE ČL. 3.2.2.1, 3.2.2.3, 3.2.2.4
- OCHRANA PŘI PORUŠE - NEŽIVÝCH ČÁSTÍ	:	IZOLACÍ, AUTOMATICKÝM ODPOJENÍM OD ZDROJE
	:	- DLE ČL. 3.3.2.1, 3.3.2.5
<b>VNĚJŠÍ VLIVY</b>	:	STANOVUJE PNE 33 0000-2/5, TAB. Č. 6 A Č. 7
<b>PROSTOR</b>	:	VIZ. PROTOKOL O URČENÍ VNĚJŠÍCH VLIVŮ
<b>OCHRANNÁ PÁSMA EL. ZAŘÍZENÍ - DLE ZÁK. 458/2000 SB (*), PLATNÁ OD 1.1.2001</b>	:	
- KABELU 1KV	:	1M PO OBOU STRANÁCH KABELU
- SDĚLOVACÍ VEDENÍ PROVOZOVATELE DS	:	1M PO OBOU STRANÁCH KABELU
- VENKOVNÍ VEDENÍ NN 1KV	:	NENÍ V ZÁKONĚ DEFINOVÁNO

**STÁVAJÍCÍ SÍŤE NN E.ON:**

- KABEL
- KABEL HDV (ORIENT. ZÁKRES)
- HOLÉ VEDENÍ
- IZOLOVANÉ VEDENÍ
- PŘÍPOJKOVÁ SKŘÍŇ
- ROZPOJOVACÍ SKŘÍŇ
- PODPĚRNÝ BOD / BETONOVÝ, JEDNODUCHÝ

**PROJEKTOVANÉ SÍŤE NN**

- KABEL NN VČ. OP 1 m
- KABEL NN / CHRÁNIČKA - KOMUNIKACE

**LEGENDA IS - STÁVAJÍCÍCH:**

- VODOVOD - PŘÍPOJKA - ORIENTAČNÍ
- KANALIZACE
- PLYN STL - PŘÍPOJKA - ORIENTAČNÍ
- SDĚLOVACÍ KABEL

**KATASTR + POLOHOVIS**

- HRANICE PARCEL
- VNITŘNÍ KRESBA PARCEL
- STÁVAJÍCÍ OBJEKTY
- OPLOCENÍ
- OPLOCENÍ
- STROM / KEŘ

**UPOZORNĚNÍ:**

- INŽENÝRSKÉ SÍŤE JSOU ZAKRESLENY ORIENTAČNĚ A BYLY ZÍSKÁNY OD MAJITELŮ (SPRÁVCŮ) SÍŤI Z PRACoviŠTĚ GIS
- VŠECHNY STÁVAJÍCÍ INŽENÝRSKÉ SÍŤE MUSÍ BÝT PŘED ZAHÁJENÍM STAVBY VYTÝČENY, DLE USTANOVENÍ 4. VYHL. Č. 10/74 SB. O GEODETICKÝCH PRACÍCH VE VÝSTAVBĚ
- PŘI KRÍŽENÍ A SOUBĚHU S OSTATNÍMI INŽENÝRSKÝMI SÍŤEMI JE NUTNO SE ŘÍDIT ČSN 73 6005 PROSTOROVÉ USPOŘÁDÁNÍ SÍŤI
- SCHÉMATICKÉ ZNAČKY JSOU KVŮLI PŘEHLEDNOSTI ZVĚŠENY, NEODPOVÍDAJÍ MĚŘÍTKU

- STÁVAJÍCÍ SD942/NK (R221051)  
- PŘIPOJENÍ KABELU NAYY 4x240

**SOUHLAS - PARC.Č.: 1027/145; LV Č.: 10001, K.Ú.: ŠAKVICE**  
OBEC ŠAKVICE, HLAVNÍ 12, 691 67 ŠAKVICE  
ZASTOUPENÁ DRAHOMÍRA DIRGASOVÁ, STAROSTKOU OBCE  
SOUHLASÍ S VYDÁNÍM ÚZEMNÍHO SOUHLASU / ROZHODNUTÍ A REALIZACÍ STAVBY DLE VÝKRESU.

DATUM: ..... PODPISY: ..... KONTAKTY: .....

VYPRACOVAL	JAN ŠÍCHA	ZOD. PROJEKTANT	JAN ŠÍCHA	<b>ELING CZ</b> projekční inženýrská společnost
ZHOTOVITEL PD	ELING CZ s.r.o., STŘELNICE 2797/22a, 628 00 BRNO			
KRAJ	JIHOMORAVSKÝ	OKRES	BŘECLAV	<b>eg.d</b>
KATASTR. ÚZEMÍ	ŠAKVICE			
MÍSTO STAVBY	ŠAKVICE, AREÁL ATRIMA spol. s r.o.			
STAVEBNÍK	EG.D, a.s.	LIDICKÁ 1873/36, 602 00 BRNO		
NÁZEV STAVBY	ŠAKVICE, PŘEL. NN, ATRIMA, PARC. Č. 1963/4			Č. STAVBY: 1030066235
				DATUM: 03/2021
				FORMÁT: A3
				STUPEŇ PD: DUS + DPS
NÁZEV VÝKRESU	SITUACE STAVBY - NOVÝ STAV			MĚŘÍTKO: 1:500
				Č. VÝKRESU: D2.2