

**Obec Šakvice, se sídlem Hlavní č.12, 691 67 Šakvice**

**Záměr obce Šakvice uzavřít „ Smlouvu o smlouvě budoucí o zřízení VB č.HO-001030066697/001-RGV“ na pozemku ve vlastnictví obce Šakvice (přílohač.1).**

Obec Šakvice zveřejňuje podle § 39 odst.1 zákona č.128/2000 Sb., o obcích (obecních zřízeních) ve znění pozdějších předpisů, záměr uzavřít **Smlouvu o smlouvě budoucí o zřízení VB č. HO-001030066697/001-RGV“ na části pozemku ve vlastnictví obce Šakvice p.č.1859/5 k.u.Šakvice**, který je zapsán na LV č.10001 u KU JMK, katastrální pracoviště Hustopeče, pro obec Šakvice.

Právo provést stavbu se zřizuje úplatně, a to za jednorázovou náhradu ve výši 2000,-Kč bez DPH. Jedná se o stavbu „Šakvice, příp.NN, Reniers, p.č.3696“.

K uvedenému záměru se můžete vyjádřit do 4.10.2021.

**Doložka k listině dle § 41 zákona č.128/2000 Sb. o obcích ve znění pozdějších předpisů**

Obec Šakvice, zastoupená starostkou obce Drahomírou Dirgasovou, tímto potvrzuje, že byly splněny podmínky pro nakládání s obecním majetkem dle zákona o obcích.

Šakvice,17.9.2021

Drahomíra Dirgasová, starostka obce

Vyvěšeno na úřední desce OU


Sňato z úřední desky OU

Vyvěšeno i elektronicky

**SOUHLAS SE STAVEBNÍM ZÁMĚREM DLE  
§18184a odst. 2, STAVEBNÍHO ZÁKONA:**  
(parc. č. 1859/5)  
Obec Šakvice, Hlavní 12, 69167 Šakvice

V Šakvicích dne: .....

Starostka Drahomíra Dirgasová, podpis: .....

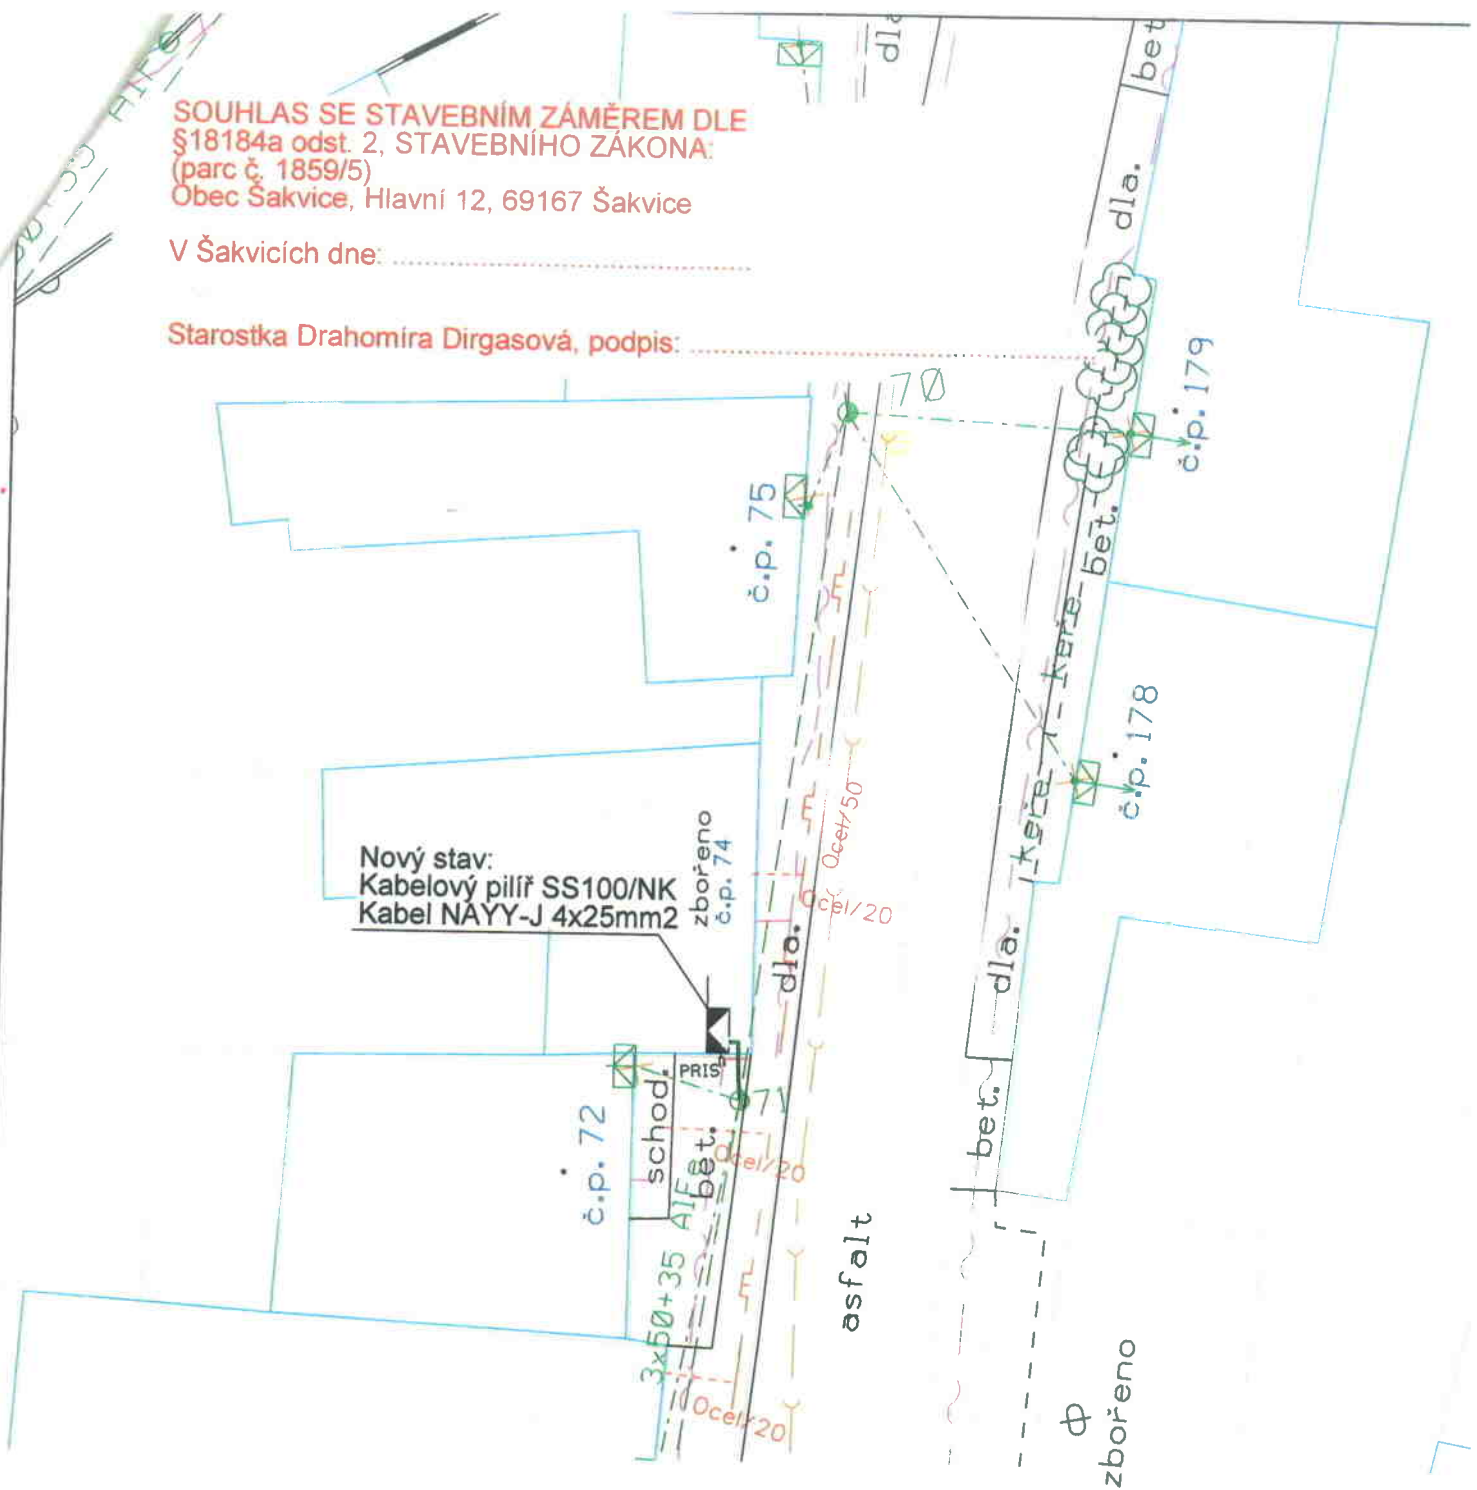

- - - STÁVAJÍCÍ VENKOVNÍ VEDENÍ NN (AlFe, AES)
- - - STÁVAJÍCÍ KABEL SDĚLOVACÍ VEDENÍ
- STÁVAJÍCÍ PLYNOVOD
- - - STÁVAJÍCÍ KANALIZACE

— NOVÉ KABELOVÉ VEDENÍ NN  
▬ NOVÁ KABELOVÁ SKŘÍŇ



**Základní údaje:**

Proudová soustava:  
NN - 3PEN-50Hz, 230/400 V  
Ochrana před nebezpečným dotykem neživých částí :  
NN - automatickým odpojením od zdroje TN-C  
Všechny podzemní sítě jsou zakresleny orientačně.  
Před zahájením zemních prací je nutno zabezpečit jejich vytýčení.

VYPRACOVAL	M. Walter	ZOD. PROJEKTANT	Ing. L. Nevělík	
ZHOTOVITEL PD	RGV a.s. J. Opjetalova 2403, 690 02 Břeclav			
KRAJ	Jihomoravský	OKRES	Břeclav	
KATASTR. ÚZEMÍ	Šakvice			
MÍSTO STAVBY	Šakvice			
STAVEBNÍK	EG.D, a.s., Lidická 1873/36, 602 00 Brno			
NÁZEV STAVBY	Šakvice, příp. NN, Reniers, parc. č. 3696			Č. STAVBY: 1030066697
NÁZEV VÝKRESU	Situace projektované přípojky NN			DATUM: 7/2021
				FORMÁT: A4
				STUPEŇ PD: DPS
				MĚŘÍTKO: 1:250
				Č. VÝKRESU: 1