

Obec Šakvice, se sídlem Hlavní č.12, 691 67 Šakvice

Záměr obce Šakvice uzavřít „ Smlouvu o smlouvě budoucí o zřízení VB č.HO-001030078715/001-RGV“ na pozemku ve vlastnictví obce Šakvice (přílohač.1).

Obec Šakvice zveřejňuje podle § 39 odst.1 zákona č.128/2000 Sb., o obcích (obecních zřízeních) ve znění pozdějších předpisů, záměr uzavřít **Smlouvu o smlouvě budoucí o zřízení VB č. HO-001030078715/001-RGV na pozemku ve vlastnictví obce Šakvice p.č.1823/1, který je zapsán na LV č.10001 u KU pro JMK, KP Hustopeče, k.u.Šakvice.**

Právo provést stavbu se zřizuje úplatně, a to za jednorázovou náhradu ve výši 2 000,-Kč bez DPH. Jedná se o stavbu „Šakvice, příp.kNN, Haan K1091/1“.

K uvedenému záměru se můžete vyjádřit do 1.4.2023.

Doložka k listině dle § 41 zákona č.128/2000 Sb. o obcích ve znění pozdějších předpisů

Obec Šakvice, zastoupená starostkou obce Drahomírou Dirgasovou, tímto potvrzuje, že byly splněny podmínky pro nakládání s obecním majetkem dle zákona o obcích.

Šakvice, 16.3.2023

Drahomíra Dirgasová, starostka obce

Vyvěšeno na úřední desce OU

Sňato z úřední desky OU

Vyvěšeno i elektronicky


K.ú. Šakvice Šakvice

Základní údaje

Návrzová oblast: 0 - bez nómrazí
 Proudová soustava: TN-C - NN - SPEN-50Hz, 230/400 V
 Ochrana před nebezpečným dotykem živých částí rozvodných el. zařízení do 1000 V i nad 1000 V: polohou, die PNE 33 0000 1.4.v, čl. 3.2.2.1 izolací, die PNE 33 0000 1.4.v, čl. 3.2.2.4
 Ochrana před nebezpečným dotykem neživých částí rozvodných el. zařízení: do 1000 V (NN), kde je přímo uzemněn střed zároje (uzel) - ochrana v sítích TN-C automatickým odpojením od zdroje, die PNE 33 0000-1, čl. 3.3.2.1 polohou - v nově budovaných částech síťe m die PNE 33 0000-1, čl. 3.3.2.1 izolací - v nově budovaných částech síťe m die PNE 33 0000-1, čl. 3.3.2.3 v kabelových sítích

Projektant není schopen garantovat, že v době realizace stavby budou poměry v provozované síti VN, NN stejné, jako v době projektové dokumentace. Správný sled fází a fázovými nově budovanými a upravenými rozvody VN a NN zajišťuje realizační firma.

PROJEKT:
 NAYY-J 4x25
 CHR.DN90
 TRASA 9m

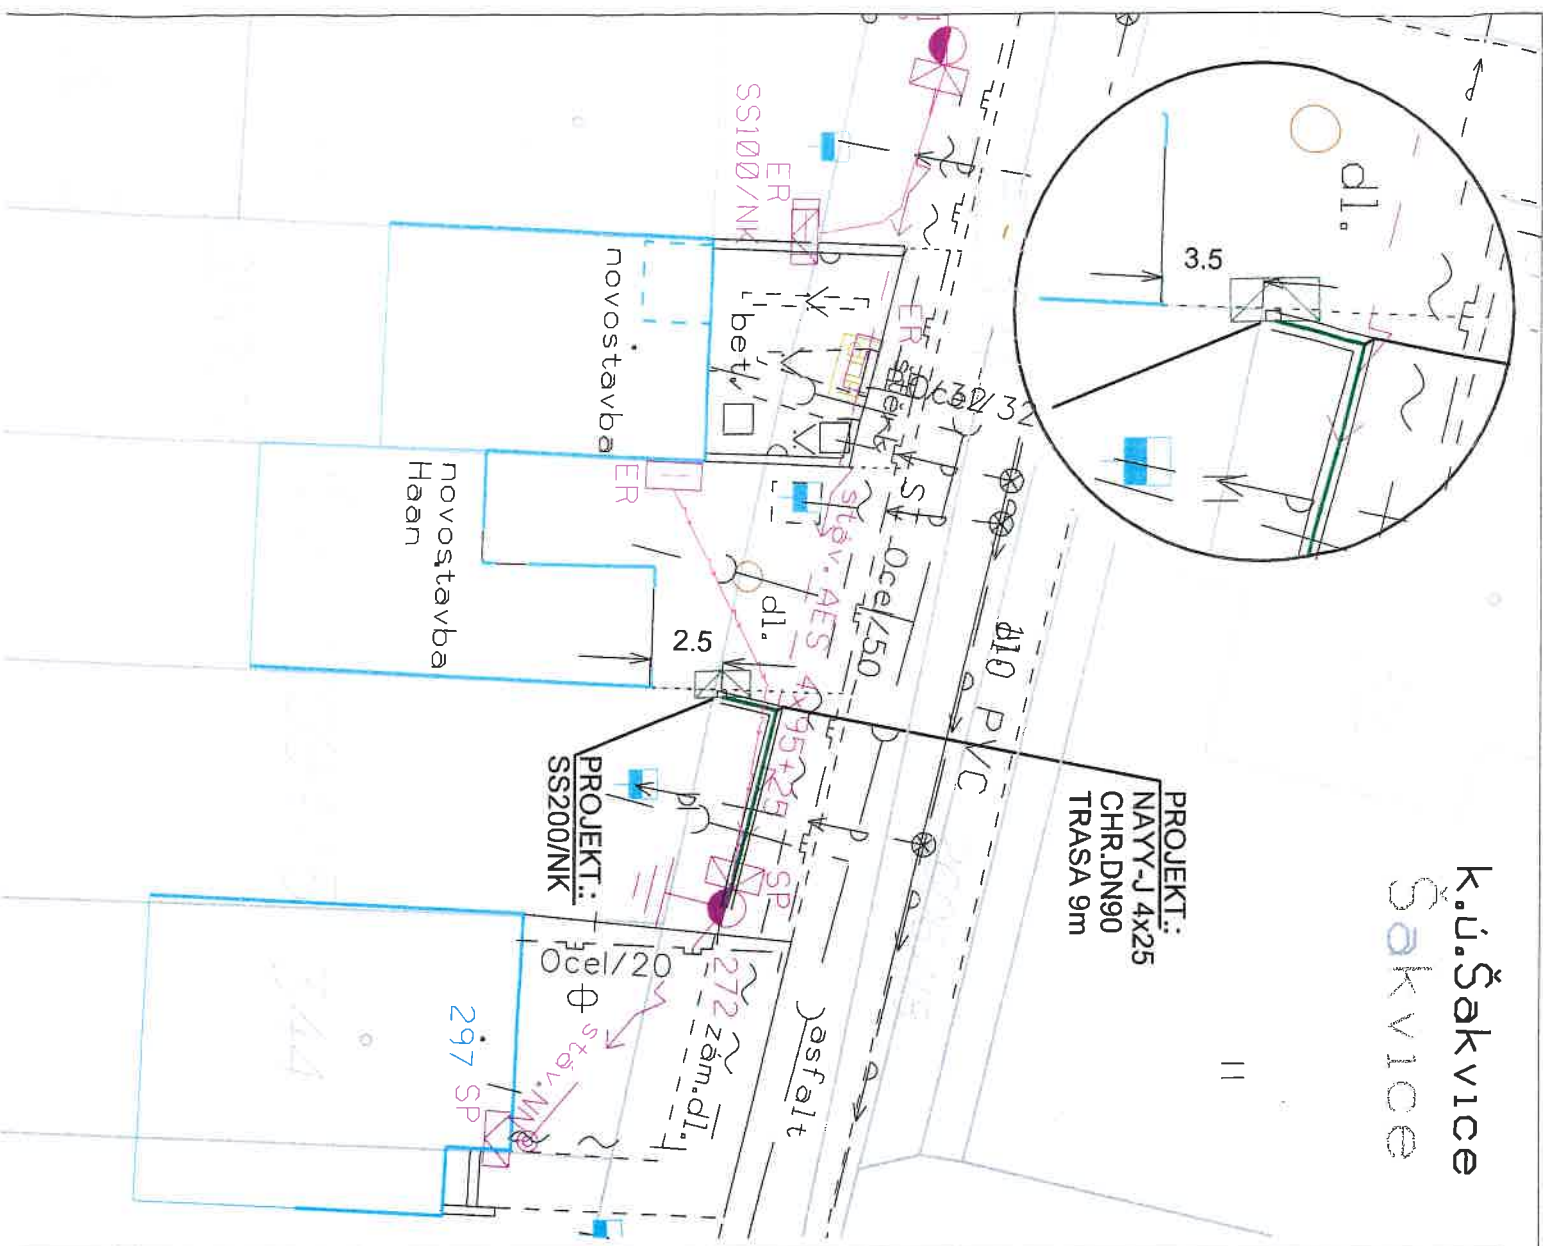

LEGENDA STÁVAJÍCÍCH INŽENÝRSKÝCH SÍTÍ:

- VENKOVNÍ VEDENÍ NN
- KABELOVÉ VEDENÍ NN (AYKY, NAYY)
- HLAVNÍ DOMOVNÍ VEDENÍ
- OPTICKÝ KABEL
- KANALIZACE
- PLYNOVOD
- VODOVOD

LEGENDA PROJEKTOVANÝCH INŽENÝRSKÝCH SÍTÍ:

- KABEL NAYY-J 4x25
- LEGENDA PROJEKTOVANÝCH PRVKŮ SÍTĚ NN: KABELOVÁ CHRANIČKA DN90
- KABELOVÁ SKŘÍŇ/PILÍŘ

LEGENDA STÁVAJÍCÍCH PRVKŮ INŽENÝRSKÝCH SÍTÍ:

- KABELOVÁ SKŘÍŇ SP / SIL
- ROZPOJOVACÍ KABELOVÁ SKŘÍŇ
- SKŘÍŇ ELEKTROMĚŘOVÉHO ROZVADĚČE
- BETONOVÝ SLUP NN, VN JB / DB
- UZEMNĚNÍ - PÁSEK FeZn 32/4
- SÍŤOVÝ / PŘIPOJKOVÝ STŘEŠNÍK
- SÍŤOVÁ / PŘIPOJKOVÁ KONZOLA

| | | | |
|----------------|--|------------------------------|-----------------------|
| VYPRACOVAL | ROSTISLAV TRČKA | ZOD. PROJEKTANT | Ing. LUBOMÍR NIEVĚLIK |
| ZHOTOVITEL PD | RGV a.s., JOPLETALÁ 2403/10, 69002 BRĚCLAV | | |
| KRAJ | JIHOOMORAVSKÝ | OKRES | BRĚCLAV |
| KATASTR. ÚZEMÍ | ŠAKVICE | | |
| MÍSTO STAVBY | ŠAKVICE, POLNÍ | | |
| STAVEBNÍK | EG.D. a.s. | LIDICKÁ 1873/36, 602 00 BRNO | |
| NÁZEV STAVBY | Šakvice, příp. KNN, Haan K109/1/1 | | |
| NÁZEV VÝKRESU | SITUACE PROJEKTOVANÉHO VEDENÍ NN | | |



Č. STAVBY: 1030078715
 DATUM: 24.2.2023
 FORMÁT: A4
 STUPĚŇ PD: DPS

MĚŘÍTKO: 1:250
 Č. VÝKRESU: D.1