

**Obec Šakvice, se sídlem Hlavní č.12, 691 67 Šakvice**

**Záměr Obce Šakvice uzavřít smlouvu o smlouvě budoucí o zřízení věcného břemene na části pozemku ve vlastnictví Obce Šakvice (příloha č.1).**

Obec Šakvice zveřejňuje podle § 39 odst.1 zákona č.128/2000 Sb., o obcích (obecních zřízeních) ve znění pozdějších předpisů , záměr uzavřít smlouvu o smlouvě budoucí o zřízení věcného břemene na části pozemku p.č.1859/19 zapsaném v katastru nemovitostí LV 10001 pro k.u.Šakvice.

Název stavby „Šakvice, příp.kNN, Dvořák K339“, jednorázová náhrada 2000 Kč bez DPH, budoucí oprávněný EG.D, a.s., Lidická 1873/36, Černá Pole, 602 00 Brno.

K uvedenému záměru se můžete vyjádřit do 11.5.2023.

**Doložka k listině dle § 41 zákona č.128/2000 Sb. o obcích ve znění pozdějších předpisů**

Obec Šakvice, zastoupená starostkou obce Drahomírou Dirgasovou, tímto potvrzuje, že byly splněny podmínky pro nakládání s obecním majetkem dle zákona o obcích.

Šakvice: 26.4.2023

Drahomíra Dirgasová, starostka obce

Vyvěšeno na úřední desce OU


Sňato z úřední desky OU

Vyvěšeno i elektronicky

# Šakvice k.ú. Šakvice

Dne:

Jako vlastník pozemku č. 1859/19  
souhlasíme se stavbou

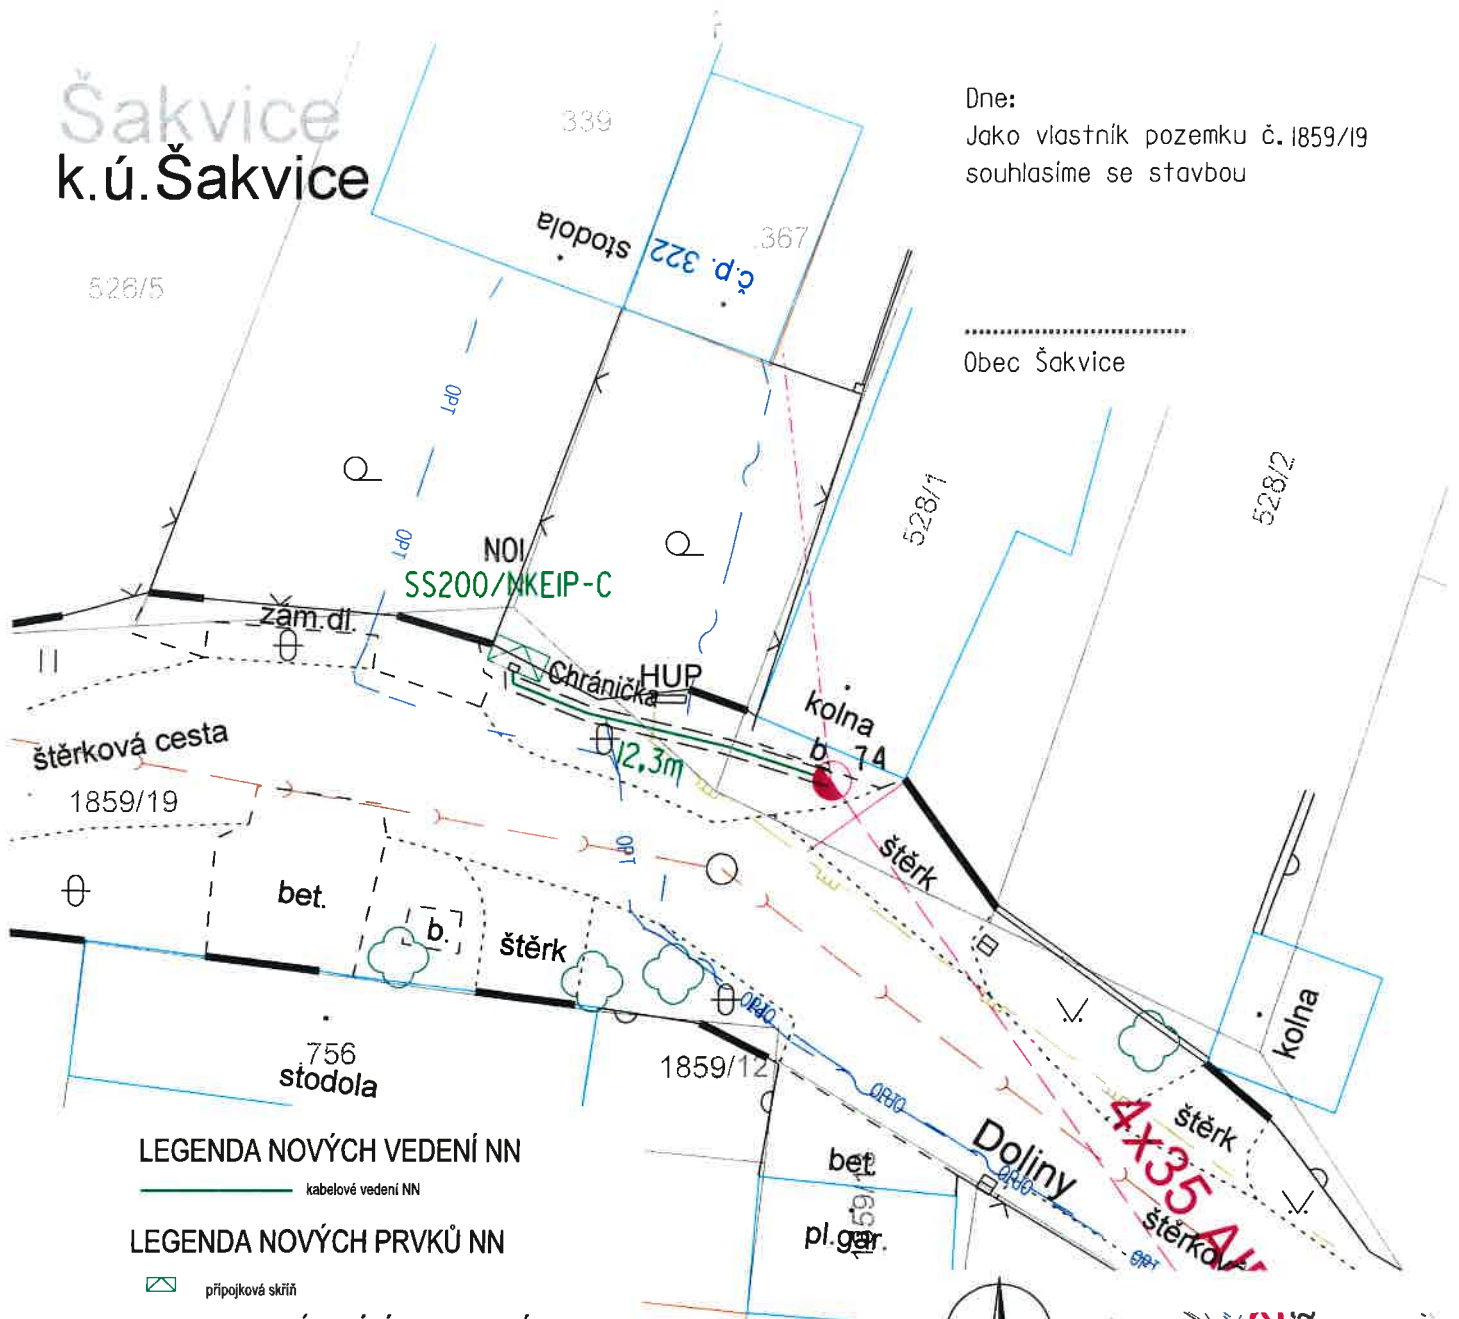

Obec Šakvice

### LEGENDA NOVÝCH VEDENÍ NN

kabelové vedení NN

### LEGENDA NOVÝCH PRVKŮ NN

přípojková skříň

### LEGENDA STÁVAJÍCÍCH VEDENÍ NN

stáv. venkovní vedení NN (holé vodiče)

stáv. venkovní vedení NN (závěsný kabel)

### LEGENDA PODZ. INŽENÝRSKÝCH SÍTÍ

vedení HZ  
 rozvod vody  
 kanalizace  
 rozvod plynu - STL  
 ústiřovací vedení spojové

Proudová soustava: VN - 3-50Hz, 22 000 V  
 NN - 3PEN-50Hz, 230/400 V

Ochrana před nebezpečným dotykem neživých částí:

VN - zemněním - IT

NN - samočinným odpojením od zdroje TN-C

Návrzová oblast: 10

Projektant není schopen garantovat, že v době realizace stavby budou poměry v provozované síti VN, NN, stejné, jako v době zpracování projektové dokumentace.  
 Správný sled fází a fázování nově budovaných upravených rozvodů VN a NN zajišťuje realizační firma.

AUTORIZACE:



VYPRACOVAL	Jiří Málek	ZOD. PROJEKTANT	Ing. Lubomír Nevelík	
Č. ZAKÁZKY	20222021			
ZHOTOVITEL PD	RGV a.s., J. Opletala 2403, 690 02 Břeclav, IČ: 25915827			
KRAJ	Jihomoravský	OKRES	Břeclav	
KATASTR. ÚZEMÍ	Šakvice			
MÍSTO STAVBY	Šakvice			
STAVEBNÍK	EG.D, a.s.	LIDICKÁ 1873/36, 602 00 BRNO		Č. STAVBY: 1030075109
NÁZEV STAVBY	Šakvice, příp. kNN, Dvořák K339			DATUM: 7.2.2023
NÁZEV VÝKRESU	Koordinační situace			FORMÁT: A4
				STUPEŇ PD: DPS
		MĚŘÍTKO: 1 : 250	Č. VÝKRESU: C.3	