

Obec Šakvice, se sídlem Hlavní č.12, 691 67 Šakvice

Záměr Obce Šakvice uzavřít Smlouvu o smlouvě budoucí o zřízení věcného břemene č.HO-001030074727/001-RGV na pozemku ve vlastnictví Obce Šakvice (příloha č.1).

Obec Šakvice zveřejňuje podle § 39 odst.1 zákona č.128/2000 Sb., o obcích (obecních zřízeních) ve znění pozdějších předpisů , záměr uzavřít **Smlouvu o smlouvě budoucí o zřízení věcného břemene č.HO-001030074727/001-RGV na části pozemku ve vlastnictví Obce Šakvice:**

p.č. **629/6 A 630/4**, které jsou zapsány na LV č.10001 u KU pro JMK, KP Hustopeče, KU Šakvice.

Právo provést stavbu se zřizuje úplatně a to za jednorázovou náhradu ve výši 2 000,-Kč bez DPH. Jedná se o stavbu s názvem „Šakvice, příp. NN, Francová K629/5“.

K uvedenému záměru se můžete vyjádřit do 2.7.2023.

Doložka k listině dle § 41 zákona č.128/2000 Sb. o obcích ve znění pozdějších předpisů

Obec Šakvice, zastoupená starostkou obce Drahomírou Dirgasovou, tímto potvrzuje, že byly splněny podmínky pro nakládání s obecním majetkem dle zákona o obcích.

Šakvice: 16.6.2023

Drahomíra Dirgasová, starostka obce

Vyvěšeno na úřední desce OU


Sňato z úřední desky OU

Vyvěšeno i elektronicky

Dne:

Jako vlatník pozemku č. 629/6, 630/4
souhlasíme se stavbou

Obec Šakvice, starostka Drahomíra Dirgasová

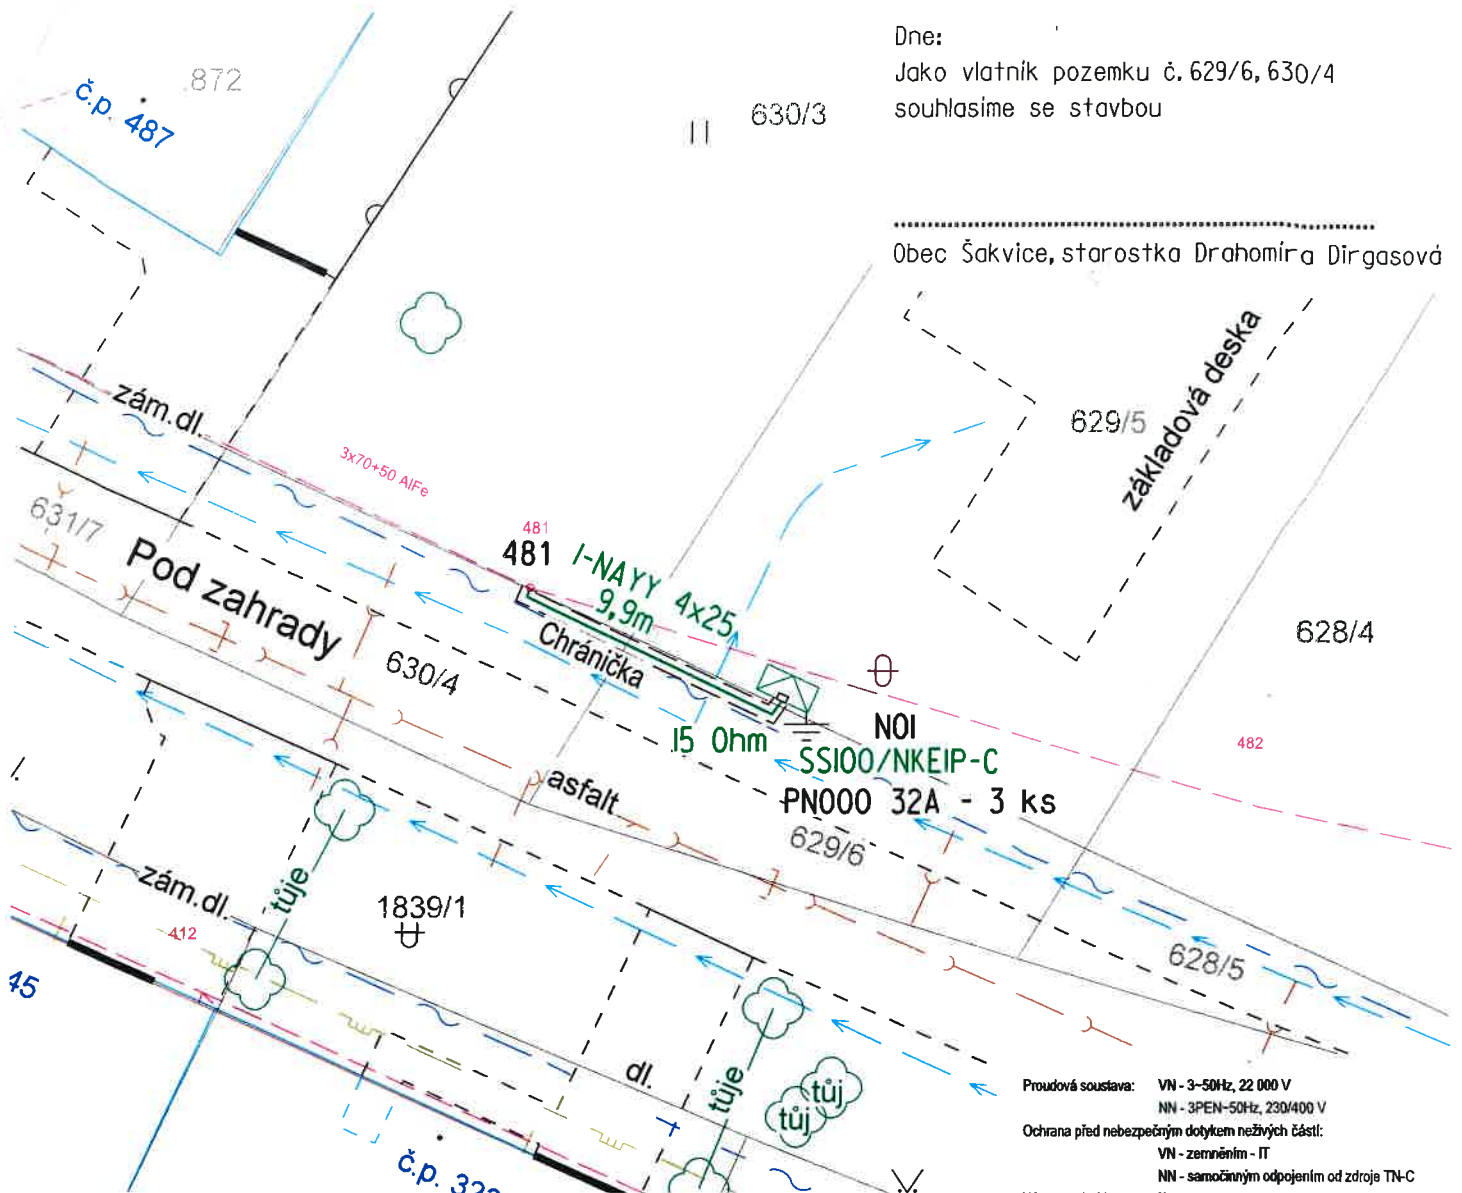

LEGENDA NOVÝCH VEDENÍ NN

- kabelové vedení NN
- uzemňovací vedení
- chránička

LEGENDA NOVÝCH PRVKŮ NN

- betonový sloup jednoduchý
- uzemnění
- přípojková skříň

LEGENDA STÁVAJÍCÍCH VEDENÍ NN

stáv. venkovní vedení NN (holé vodiče)


LEGENDA STÁV. PRVKŮ NN

betonový sloup jednoduchý

LEGENDA PODZ. INŽENÝRSKÝCH SÍTÍ

- rozvod vody
- kanalizace
- rozvod plynu - STL
- sdělovací vedení spojové

Proudová soustava: VN - 3-50Hz, 22 000 V
NN - 3PEN-50Hz, 230/400 V
Ochrana před nebezpečným dotykem neživých částí:
VN - zemněním - IT
NN - samočinným odpojením od zdroje TN-C
Námrazová oblast: IO

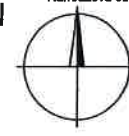

Projektant není schopen garantovat, že v době realizace stavby budou poměry v provozované síti VN, NN, stejné, jako v době zpracování projektové dokumentace.
Správný sled fází a fázování nově budovaných upravených rozvodů VN a NN zajišťuje realizační firma.

VYPRACOVAL	Jiří Málek	ZOD. PROJEKTANT	Ing. Lubomír Neveřík	
Č. ZAKÁZKY	20222 015			
ZHOTOVITEL PD	RGV a.s., J. Opletala 2403, 690 02 Břeclav, IČ: 25915827			
KRAJ	Jihomoravský	OKRES	Břeclav	
KATASTR. ÚZEMÍ	Šakvice			
MÍSTO STAVBY	Šakvice, ulice Pod zahrady			
STAVEBNÍK	EG.D, a.s.	LIDICKÁ 1873/36, 602 00 BRNO	Č. STAVBY: 1030074727	
NÁZEV STAVBY	Šakvice, příp. NN, Francová K629/5			DATUM: 11.01.2023
NÁZEV VÝKRESU	Situace rozšíření			FORMÁT: A4
				STUPEŇ PD: DPS
				MĚŘÍTKO: 1 : 250